


Medição existente

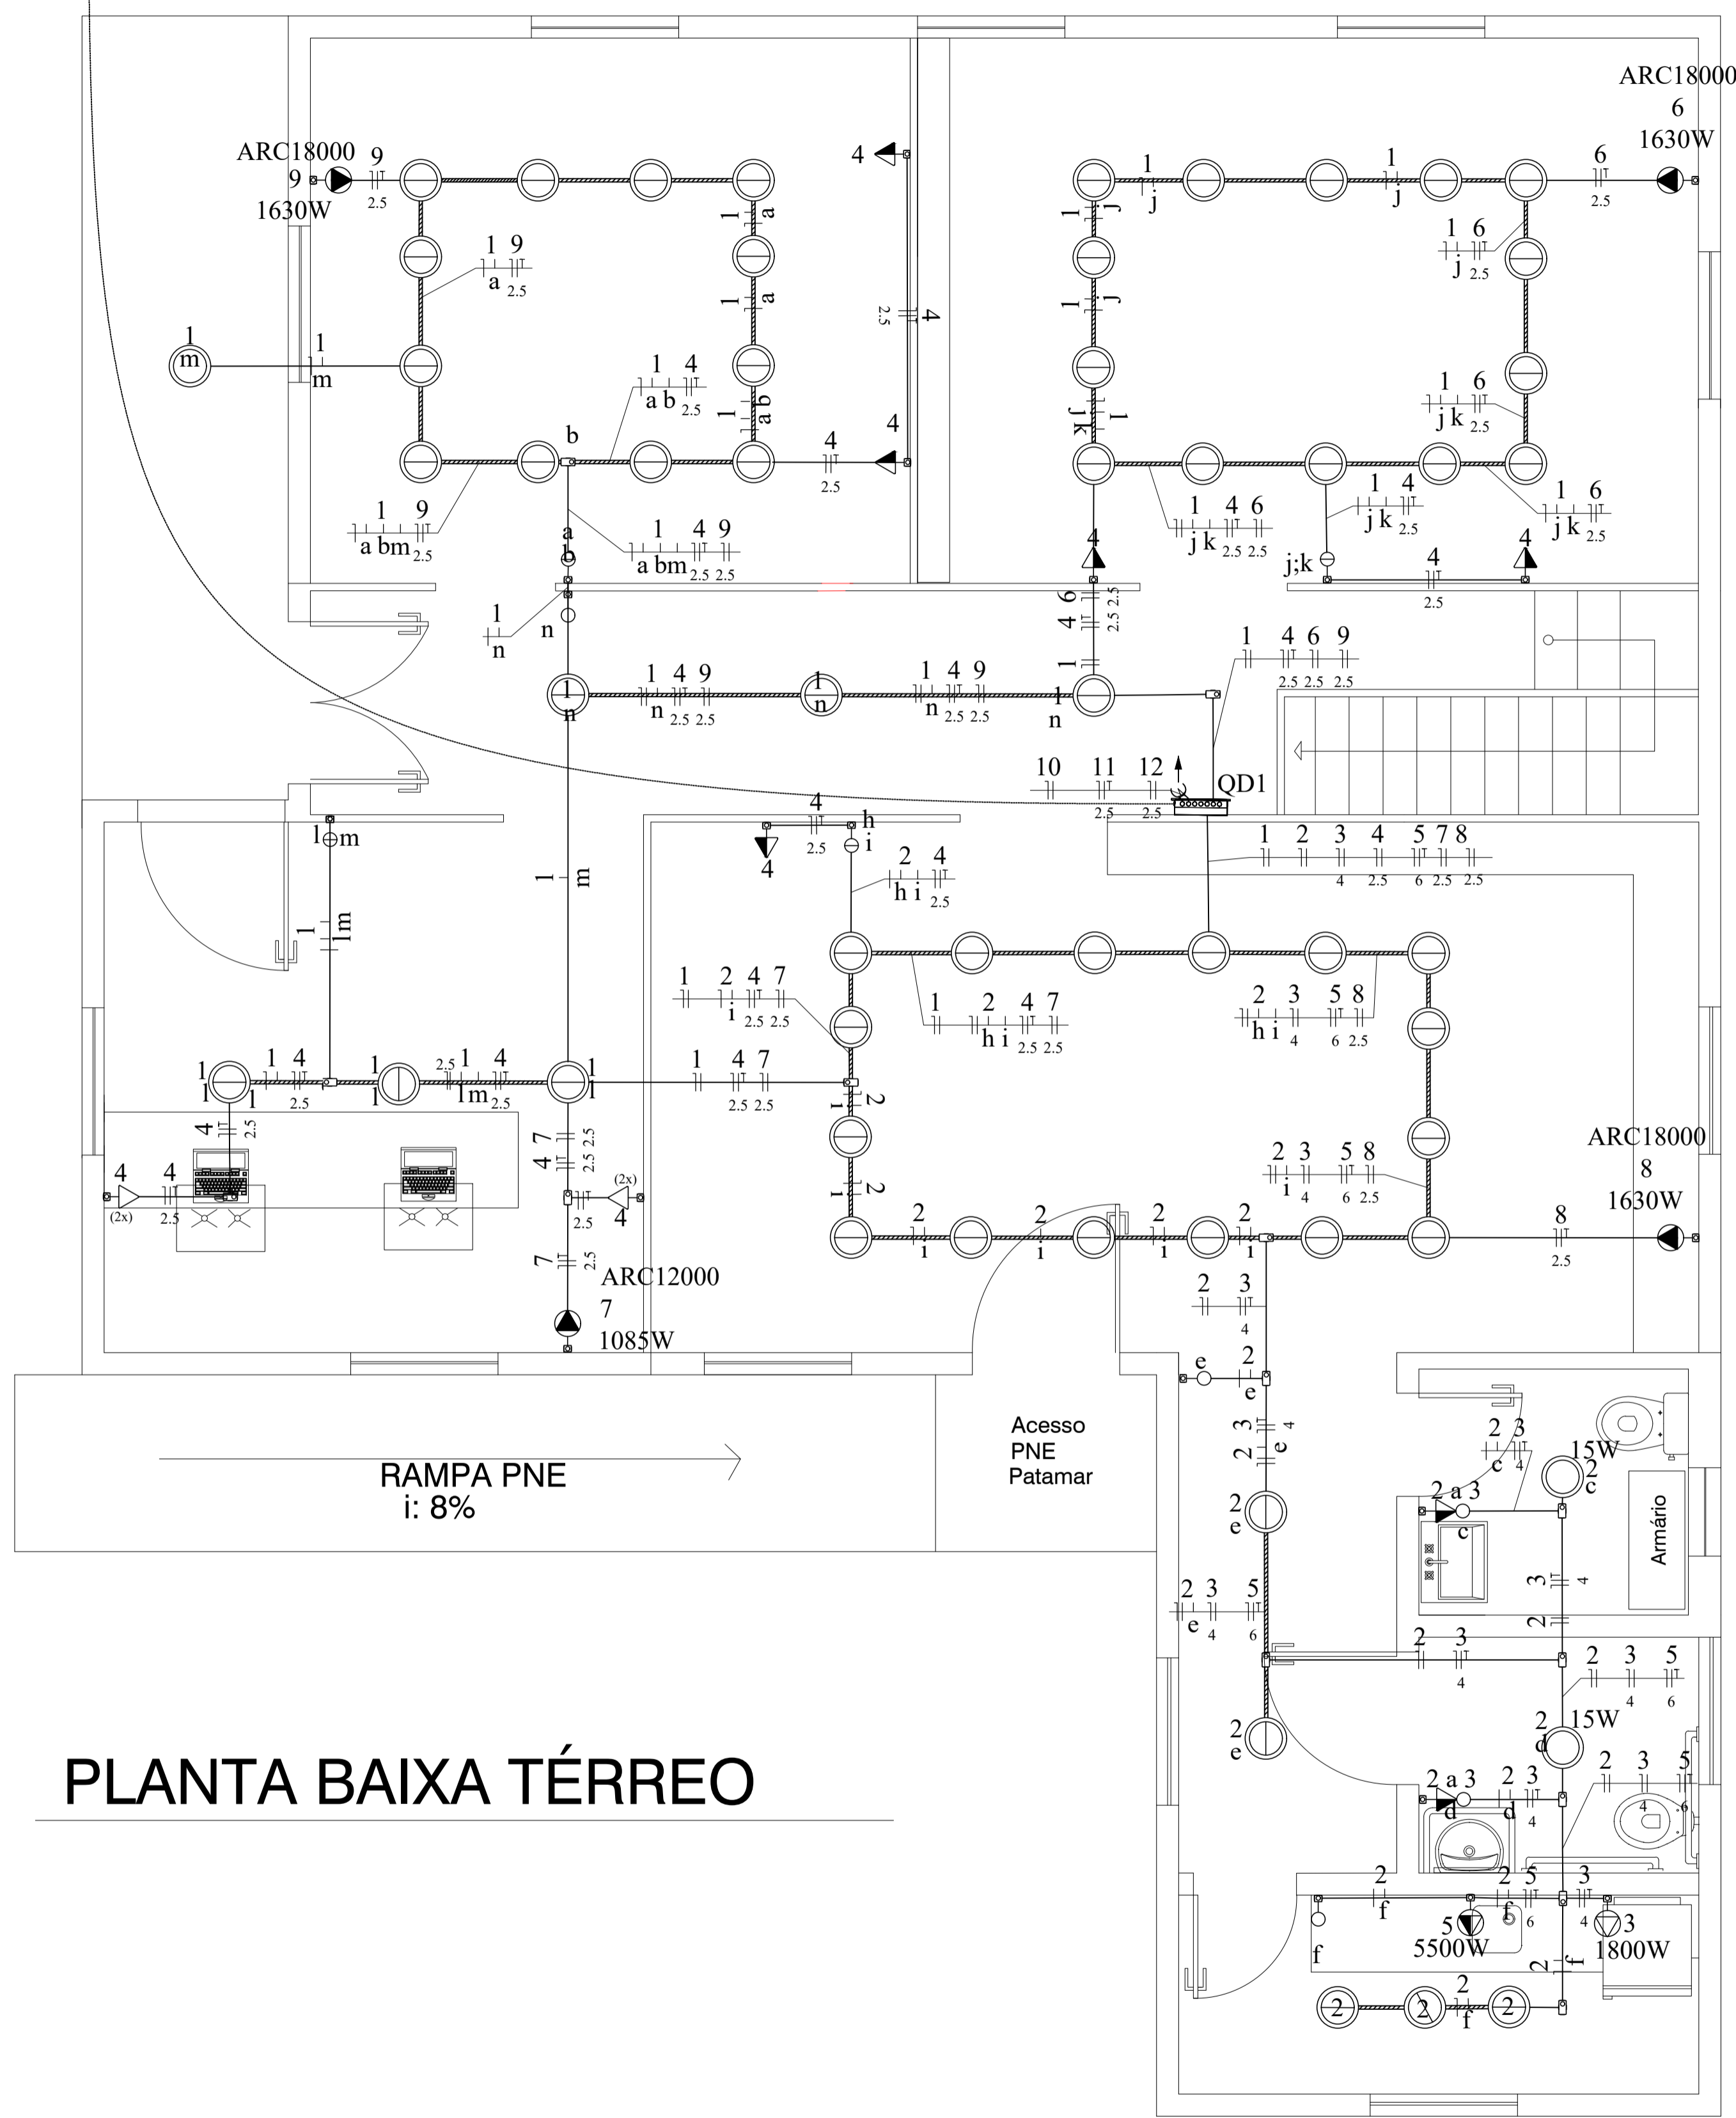

# PLANTA BAIXA TÉRREO

Elétrica	
Acessórios p/ eletrodutos	
Caixa condutete PVC encaixe tipo T	22 pçs
Caixa condutete PVC encaixe tipo LL	26 pçs
Caixa condutete PVC encaixe tipo LB	6 pçs
Caixa condutete PVC encaixe tipo C	6 pçs
Tampa cega PVC p/ condutete	60 pçs
Cabo Unipolar (cobre)	
Isol PVC - 450/750V (ref. Pirastec Ecoplus BWF Flexivel)	
1.5 mm² - Amarelo	150.40 m
1.5 mm² - Azul claro	105.81 m
1.5 mm² - Branco	70.47 m
1.5 mm² - Preto	75.70 m
2.5 mm² - Azul claro	177.19 m
2.5 mm² - Branco	27.48 m
2.5 mm² - Verde-amarelo	121.93 m
2.5 mm² - Vermelho	149.70 m
4 mm² - Azul claro	23.24 m
4 mm² - Branco	23.24 m
4 mm² - Verde-amarelo	23.24 m
6 mm² - Azul claro	28.15 m
6 mm² - Branco	14.81 m
6 mm² - Preto	28.15 m
6 mm² - Verde-amarelo	28.15 m
6 mm² - Vermelho	14.81 m
Trilho eletrificado de sobrepôr em alumínio preto.	
Trilho eletrificado de sobrepôr em alumínio preto.	43.00 m
Dispositivo Elétrico - sobrepôr	
Tampa PVC p/ condutete	
2 Tomadas hexagonal (NBR 14136) 2P+T 10A	2 pçs
Interruptor 1 tecla simples	9 pçs
Interruptor 1 tecla simples + tomada hexagonal (NBR14136) 2P+T 10A	2 pçs
Interruptor 2 teclas simples	5 pçs
Tomada hexagonal (NBR 14136) 2P+T 10A	13 pçs
Tomada hexagonal (NBR 14136) 2P+T 20A	7 pçs
Dispositivo de Proteção	
Disjuntor Tripolar Termomagnético - norma DIN (Curva C)	
40 A - 3 kA	1 pçs
Disjuntor Unipolar Termomagnético - norma DIN (Curva C)	
10 A - 3 kA	12 pçs
16 A - 3 kA	1 pçs
32 A - 3 kA	1 pçs
Eletroduto PVC encaixe	
Braçadeira PVC encaixe	
3/4"	176 pçs
Eletroduto, vara 3,0m	
3/4"	162.00 m
Luminária e acessórios	
Luminária Led Sobrepôr	
Ledvance Slim Plafon	12 pçs
Luminária tipo Spot	
base E 27	54 pçs
Lâmpadas Led	
Lâmpada Par 30 - 4000K	
10W	54 pçs
Quadro distrib. plastica - Sobrepôr	
Sem barr-UL (Ref. Cemar)	
Cap. 16 disj. unip.	1 pçs

- Condutete PVC - 2 Tomadas baixas a 0,30m do piso
- Condutete PVC - Interruptor simples 1 tecla - 1,10m do piso
- Condutete PVC - Interruptor simples 2 teclas - 1,10m do piso
- Condutete PVC - Interruptor simples e Tomada hexagonal a 1,10m do piso
- Condutete PVC - Tomada alta a 2,20m do piso
- Condutete PVC - Tomada baixa a 0,30m do piso
- Condutete PVC - Tomada baixa a 1,10m do piso
- Condutete PVC - Tomada média a 1,10m do piso
- Condutete de PVC
- ▨ Trilho eletrificado em alumínio.
- Eletroduto condutete PVC cinza 3/4"
- Luminária Plafon LED 15W
- Spot Led 10W
- Quadro de distribuição
- Quadro de medição

Elétrica	
—	Direta
—	Teto
—	Média

**Alfa**  
Projetos  
Assessoria - Consultoria

RESPONSABILIDADE TÉCNICA:

DANIEL PIANNA  
ARQ. E URB.  
CAU A193086-9

ISABELLE RISSON  
ARQ. E URB.  
CAU A2285797

CONTEÚDO - DETALHAMENTOS

PROPRIETÁRIO - PREFEITURA MUNICIPAL DE SÃO JORGE/RS

ENDEREÇO OBRA - AVENIDA DALTRÔ FILHO- CENTRO- SÃO JORGE/RS

PROJETO - REVITALIZAÇÃO DE MUSEU

PRANCHA -

**A-10**

ESCALA -  
1/75

ÁREA -  
304,88 M²